


# PRZEKRÓJ B-B

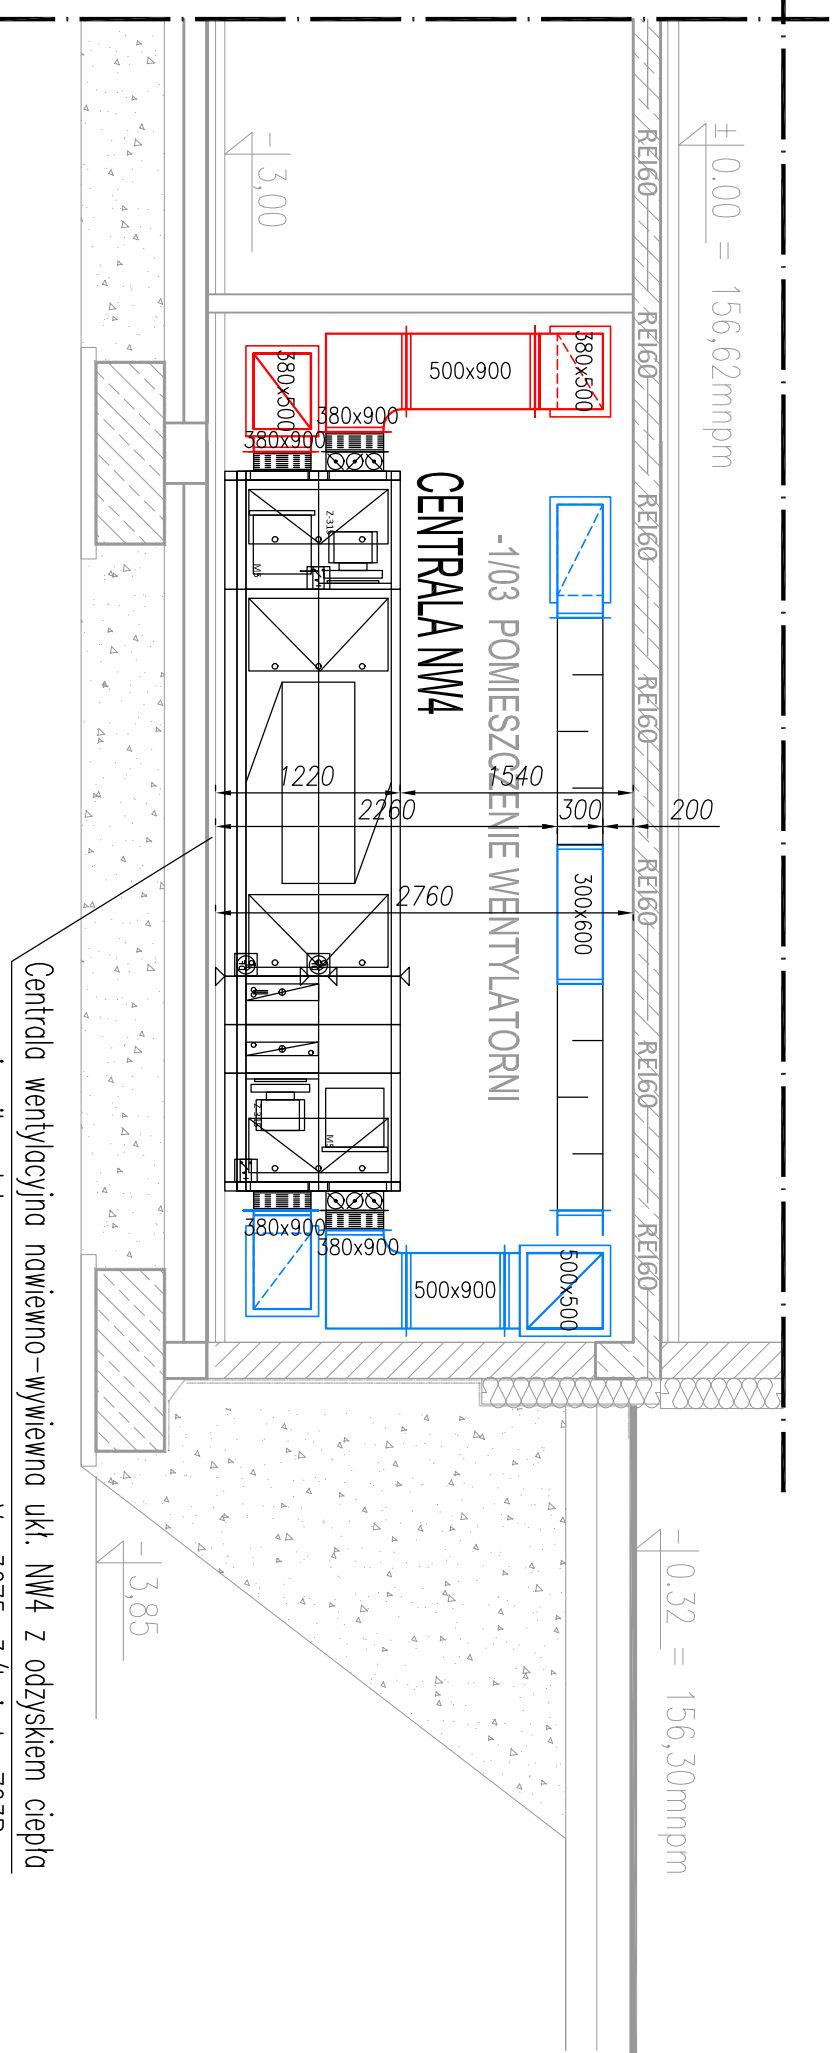

Centrala wentylacyjna nawiewno-wywiewna ukl. NW4 z odzyskiem ciepła na wymienniku płytowym, o param. pracy  $V_n=3675\text{m}^3/\text{h}$  i  $dp=703\text{Pa}$ ;  $V_w=3675\text{m}^3/\text{h}$  i  $dp=666\text{Pa}$ ;  $Q_{ch}=12,60\text{kW}$  (R410A);  $Q_n=7,50\text{kW}$  (woda  $80/60^\circ\text{C}$ ); wymiary urządzenia  $axb \times h$  (4760x1080x1265mm);  $Q=1090\text{kg}$

## OZNACZENIA:

- PROJ. PRZEWÓD NAWIEWNY WENT. MECH.
- PROJ. PRZEWÓD WYWIEWNY WENT. MECH.
- PROJ. PRZEWÓD WYWIEWNY ELASTYCZNY WENT. MECH.
- WYMIAR PROJ. PRZEWODU WENT. MECH.
- STRUMIEN PRZEPŁYWU POWIETRZA

**BSIPSSZ**  
BIURO STUDIÓW I PROJEKTÓW SŁUŻBY ZDROWIA

tel.: 71 355 73 66 • fax: 71 355 74 31 • e-mail: poczta@bsipsz.pl • web: www.bsipsz.pl  
jednostka BIURO STUDIÓW I PROJEKTÓW SŁUŻBY ZDROWIA WE WROCŁAWIU SP. Z O.O.  
projekтова: pl. Solidarności 1/35 ; 53-661 Wrocław

inwestor: POWIATOWE CENTRUM MEDYCZNE W GROCJU SP. Z O.O.  
ul. Ks. Piotra Skargi 10 ; 05-600 Grojec

temat: BUDOWA SZPITALNEGO ODDZIAŁU RATUNKOWEGO Z WYPOSAŻENIEM WRAZ Z BUDOWĄ LĄDOWISKA DLA SMIGLOWCÓW RATUNKOWYCH LOTNICZEGO POGOTOWIA RATUNKOWEGO W POWIATOWYM CENTRUM MEDYCZNYM W GROCJU

ZESPÓŁ PROJEKTOWY:

instalacje sanitarne:

projektant:

opracowanie:

mgr inż. Maciej Wrona

mgr inż. Sławomir Szewczyk

nr uprawnień:

podpis:

projektant: Jerzy Fabisiak

opracowanie: mgr inż. Maciej Wrona

opracowanie: mgr inż. Sławomir Szewczyk

temat rysunku: PRZEKRÓJ B-B

WENTYLACJA MECHANICZNA KLIMATYZACJA

stadium: PROJEKT WYKONAWCZY

branża: WENT. MECH.

data: 03.2017

skala: 1:50

nr rysunku: WM-05