


PRZEKRÓJ A-A

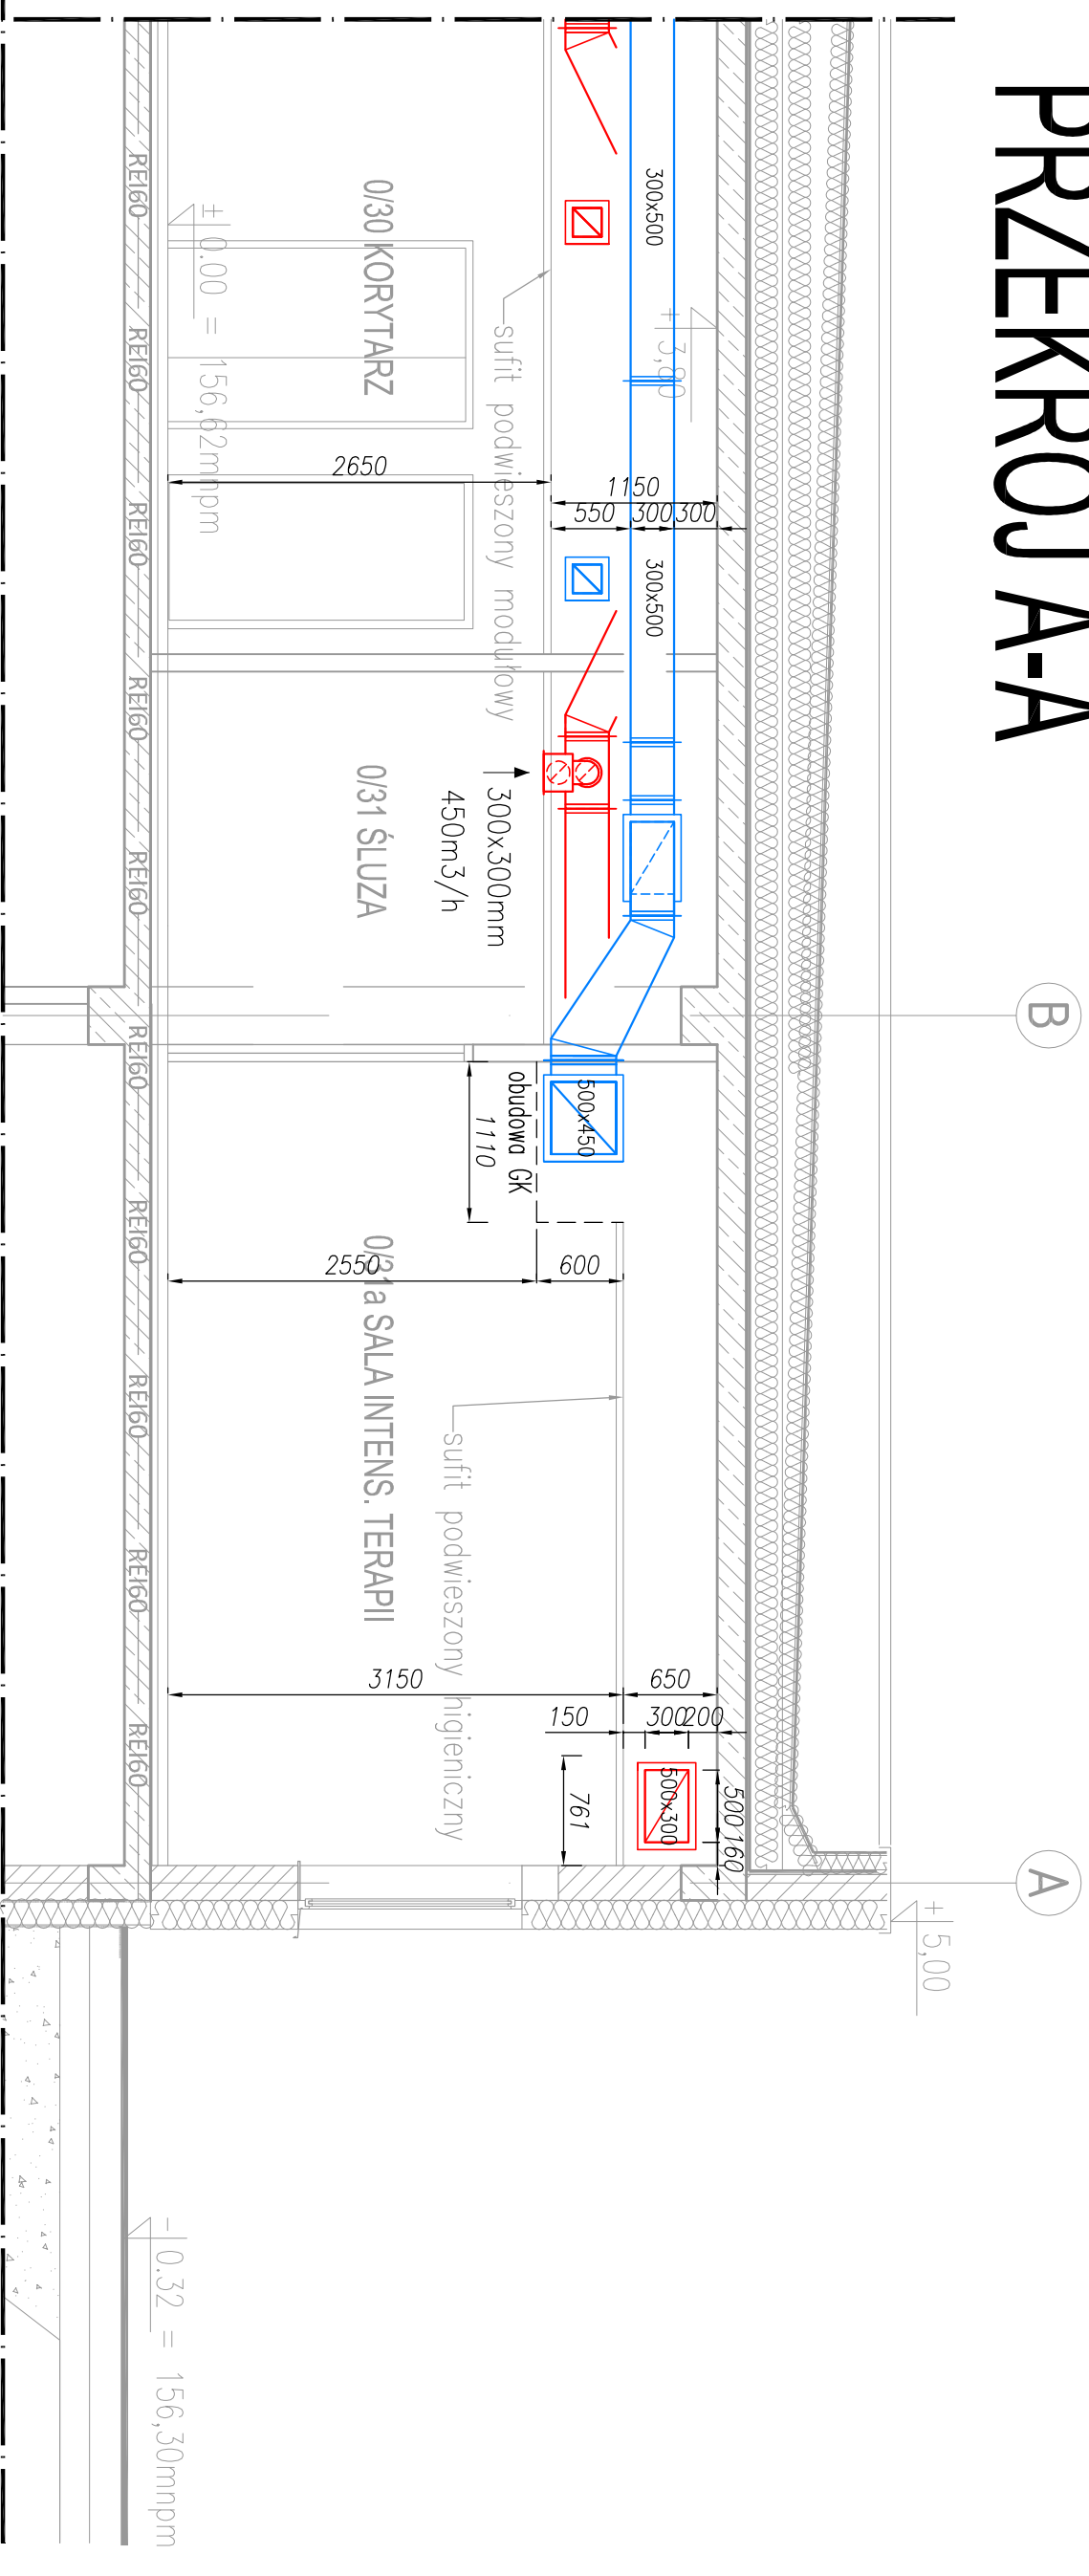

OZNACZENIA:

- PROJ. PRZEWÓD NAWIENNY WENT. MECH.
 - PROJ. PRZEWÓD WYWIENNY WENT. MECH.
 - PROJ. PRZEWÓD WYWIENNY ELASTYCZNY WENT. MECH.
 - WYMIAR PROJ. PRZEWODU WENT. MECH.
 - STRUMIEN PRZEPŁYWU POWIETRZA
- Ø200 200x200
100m³/h

BSIPPSZ
BIURO STUDIÓW I PROJEKTÓW SŁUŻBY ZDROWIA

tel.: 71 355 73 66 • fax: 71 355 74 31 • e-mail: poczta@bsipsz.pl • web: www.bsipsz.pl

jednostka BIURO STUDIÓW I PROJEKTÓW SŁUŻBY ZDROWIA WE WROCŁAWIU SP. Z O.O.

projektwana: pl. Solidarności 1/3/5 ; 53-661 Wrocław

inwestor: POWIATOWE CENTRUM MEDYCZNE W GROCJU SP. Z O.O.

ul. Ks. Piotra Skargi 10 ; 05-600 Grojec

temat: BUDOWA SZPITALNEGO ODDZIAŁU RATUNKOWEGO Z WYPOSAŻENIEM WRAZ Z BUDOWĄ LĄDOWISKA DLA SMIGLOWCÓW RATUNKOWYCH LOTNICZEGO POGOTOWIA RATUNKOWEGO W POWIATOWYM CENTRUM MEDYCZNYM W GROCJU

ZESPÓŁ PROJEKTOWY:

Instalacje sanitarne:

projektant:

Lerzy Fabisiak
upr.w specjal. sieci i inst. sanitarnych

opracowanie:

mgr inż. Maciej Wrona

mgr inż. Sławomir Szewczyk

nr uprawnień:

246 / 80 / MEPP

projektant:

opracowanie:

projektant:

opracowanie:

temat rysunku: PRZEKRÓJ A-A

PROJEKT WYKONAWCZY

WENTYLACJA MECHANICZNA KLIMATYZACJA

stadium: WENT. MECH.

data: 03.2017

skala: 1:50

nr rysunku: WM-04